



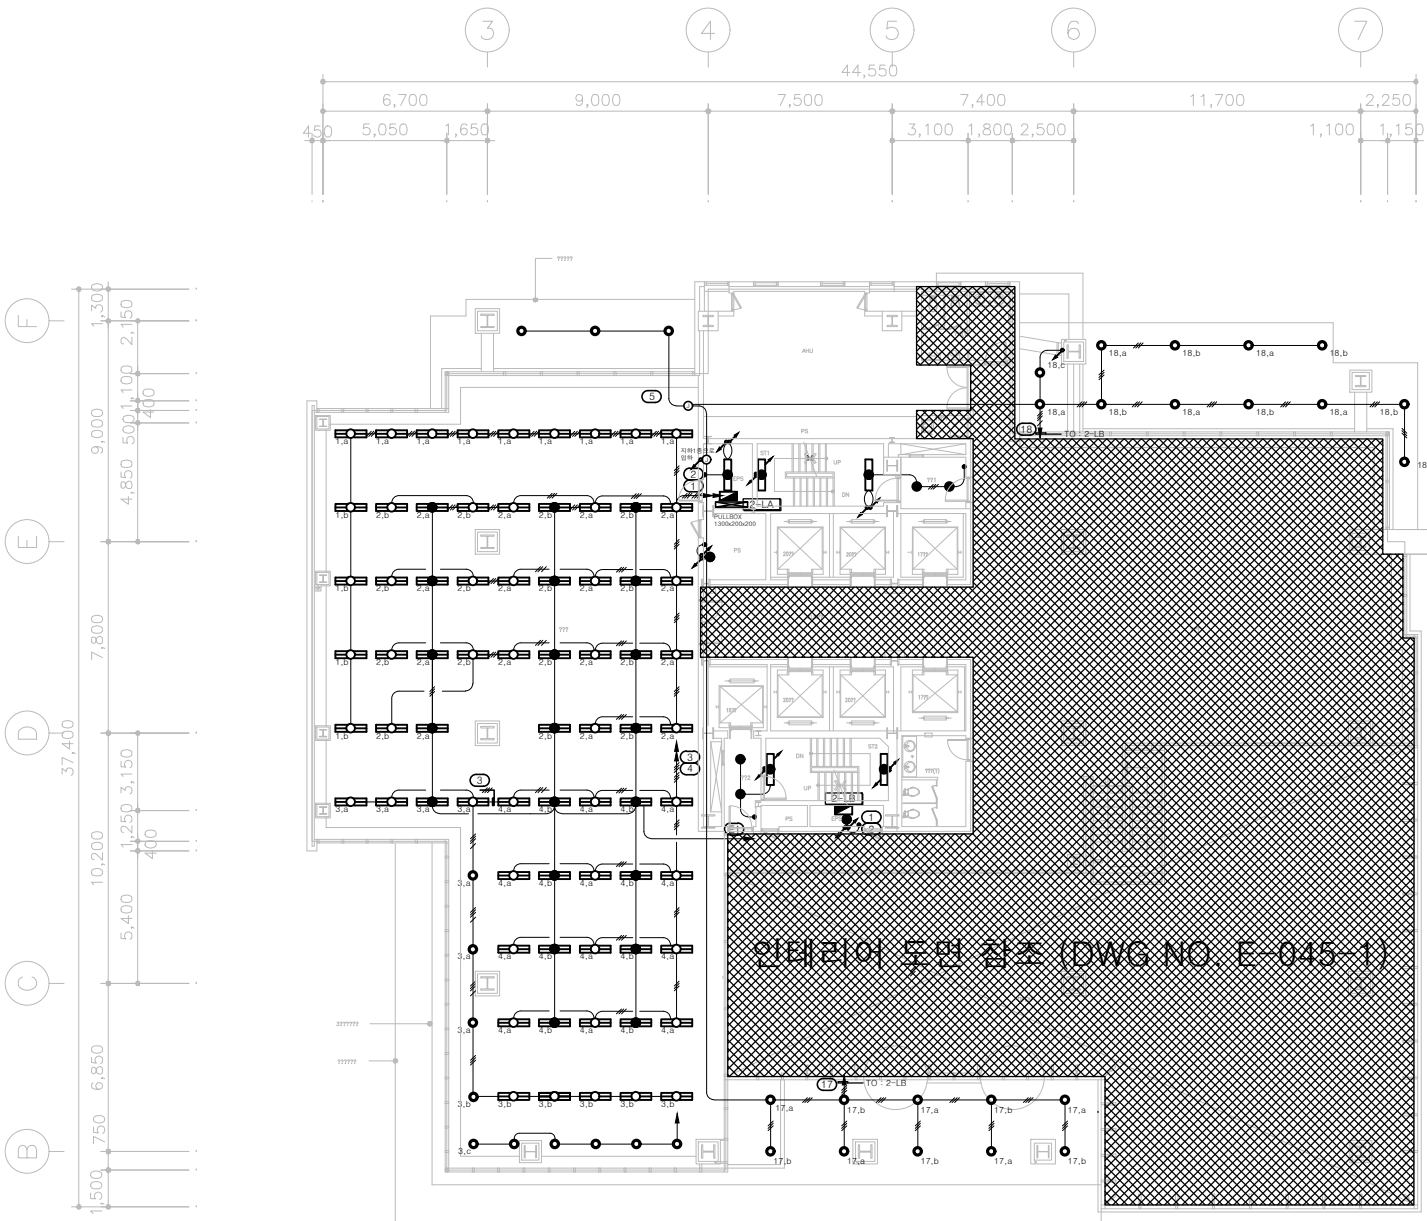

1 2층 전등설비 평면도
축척 1/150

NOTE			
실 명	조명기구 TYPE	수량	REMARK
사무실	F - A	76	
	FU - A	6	
주출입구	FU - A	10	
캐노피	FU - A	12	
계단실	F - F	4	
전실	FU - B	4	
	F - D1	1	
EPS	I - C	1	
PS	I - C	1	
CCT. NO. SWITCH NO.			
* 전등 배선용 계단실은 천장 매입 배관이며 그 밖의 모든 배관은 이중 천장속 은폐(노출) 배관임. (단, 이중 천장이 없는 공조실등은 천장 노출배관임.)			
* "A" PROGRAM SWITCH (SCCT)			

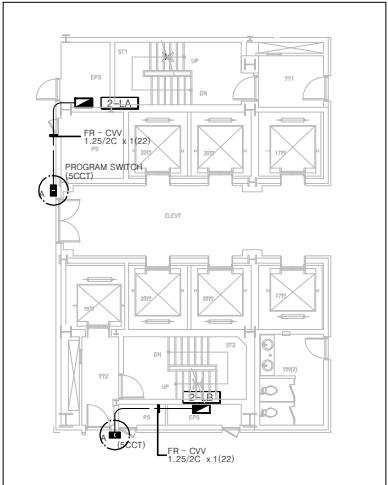

조명제어 스위치 평면도

MK	DATE	DESCRIPTION	DRN	DES	CHK	APP.	P.M	CLINT APP.
PROJECT NAME								
남대문 대우빌딩 신축공사								
BUILDING NAME								
DRN								
DES								
CHK								
APP.								
P.M								
CLINT APP.	SIGN	DATE	SCALE	DRAWING NO.	DB NAME			
			1/150	E - 045				

한길 (주) 종합건축사사무소
엔지니어링
서울특별시 중구 남대문로 5가 541 대우빌딩17층
TEL. 3708-4571 FAX. 3708-4618

DRAWING NAME

2층 전등설비 평면도