
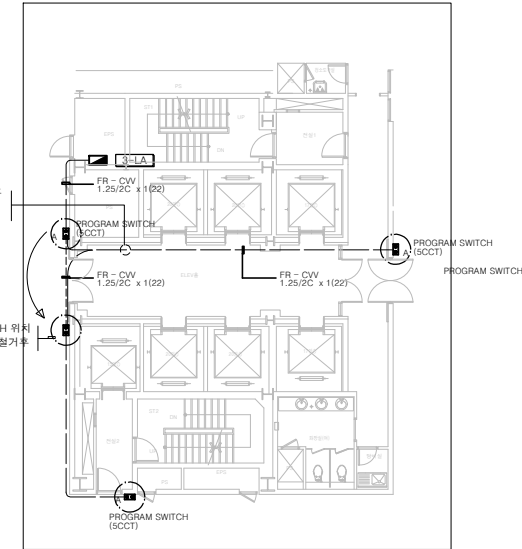


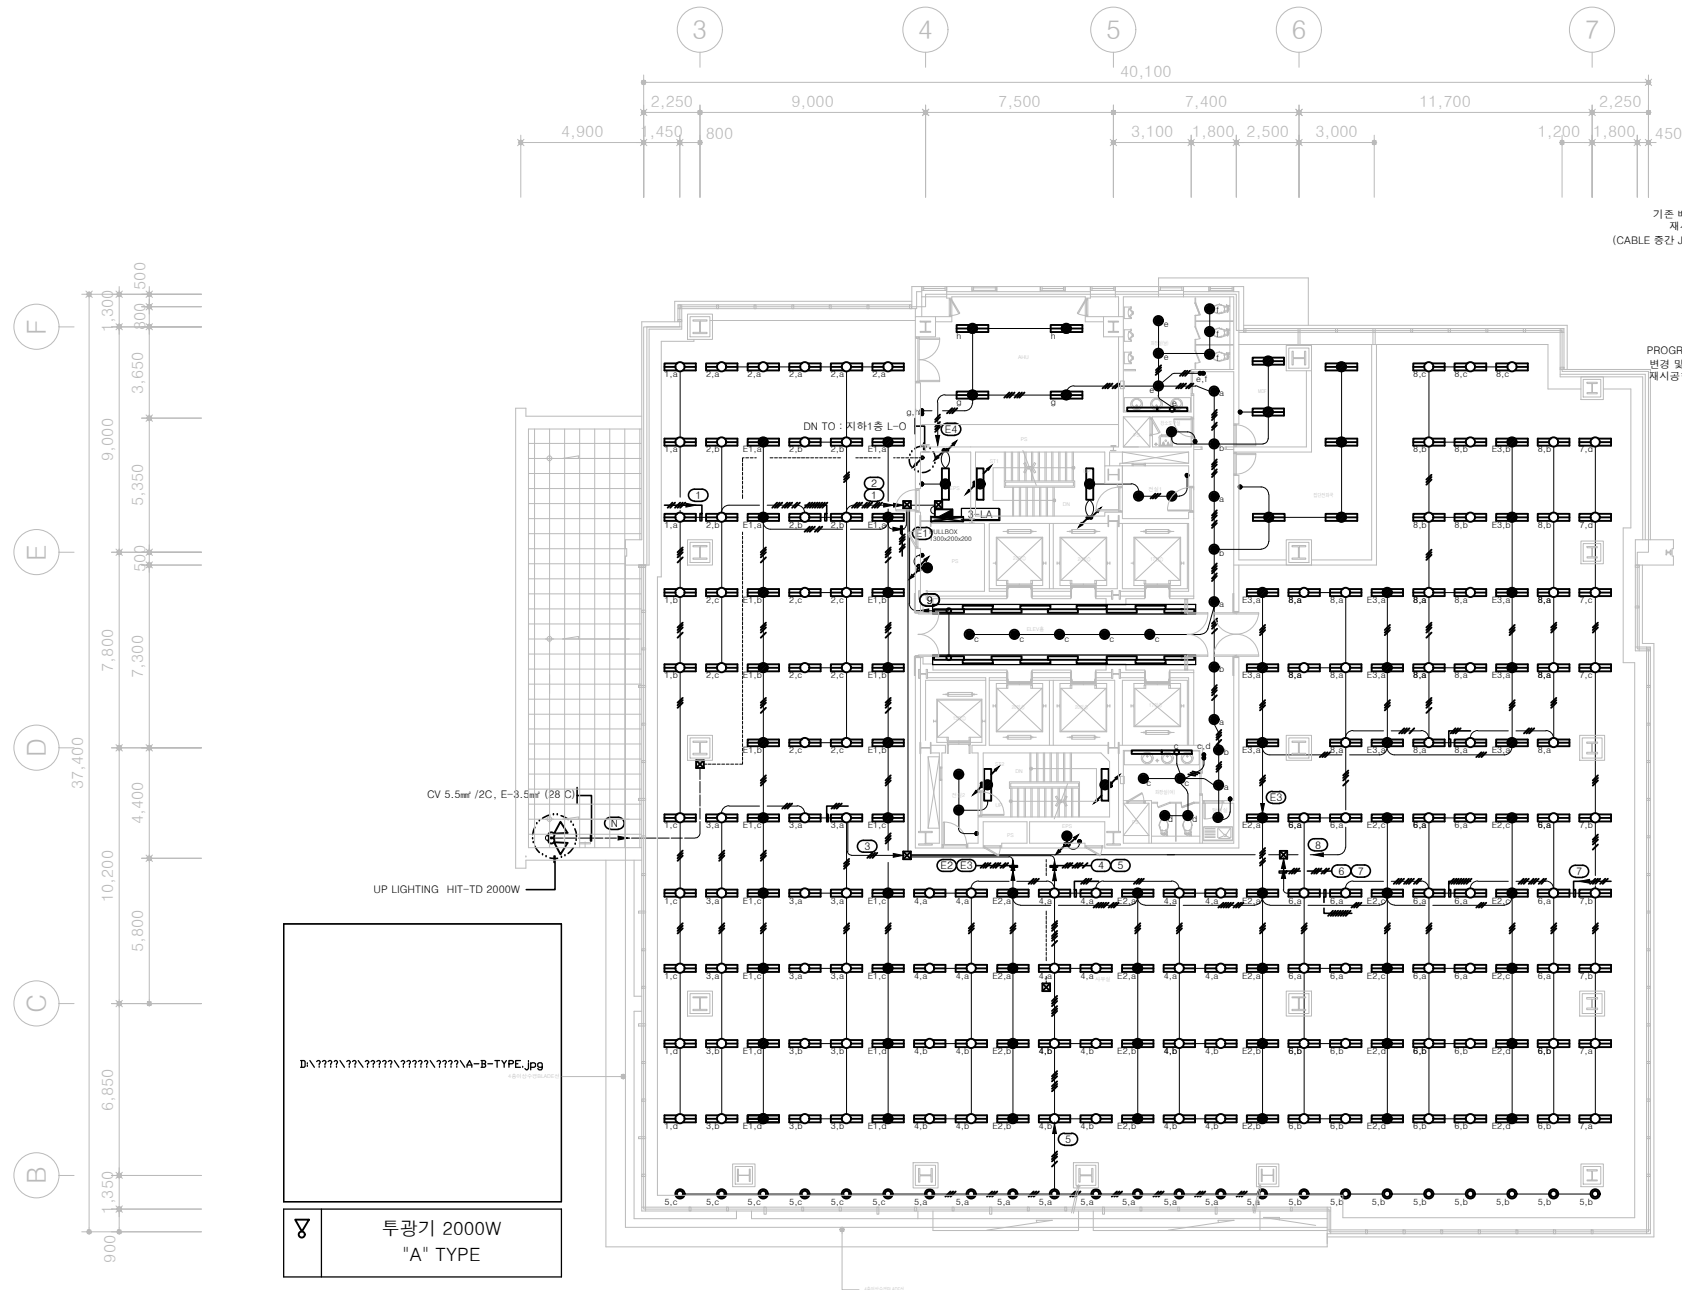

조명제어 스위치 평면도

NOTE			
실 명	조명기구 TYPE	수량	REMARK
사무실	F - A	179	
	FU - A	23	
ELEV. 홀	F - C	38	
	FU - E	14	인테리어도면 참조
구내 통신실	F - B	2	
M.D.F실	F - B	4	
A.H.U	F - D	4	
화장실	F - C	4	
	FU - B	10	
계단실	F - F	4	
전실	FU - B	4	
탕비실, 청소 도구실	FU - B	2	
EPS	F - D1	1	
	I - C	1	
PS	I - C	1	
조명 동기구 CCT. NO. SWITCH NO.			
* 전등 배관 배선중 계단실은 천장 매입 배관이며 그 밖의 모든 배관은 이중 천장속 도배(노출) 배관임. (단, 이중 천장이 없는 광조실등은 천장 노출배관임.)			
* ☒ PULL BOX : 150x150x100 * ☒ "A" PROGRAM SWITCH (SCCT)			

1 3층 전등설비 평면도
축척 1/150

△	DATE	DESCRIPTION	DRN	DES	CHK	APP	P.M	CLINT
PROJECT NAME								
남대문 대우빌딩 신축공사								
BUILDING NAME								
DRN			한길 종합건축사사무소 (주) 엔지니어링 서울특별시 중구 남대문로 5가 541 대우빌딩17층 TEL. 3708-4571 FAX. 3708-4618					
DES								
CHK								
APP.								
P.M								
DRAWING NAME			3층 전등설비 평면도					
CLINT			SCALE	DRAWING NO.	DB NAME			
APP.	SIGN	DATE	1/150	E - 046				