


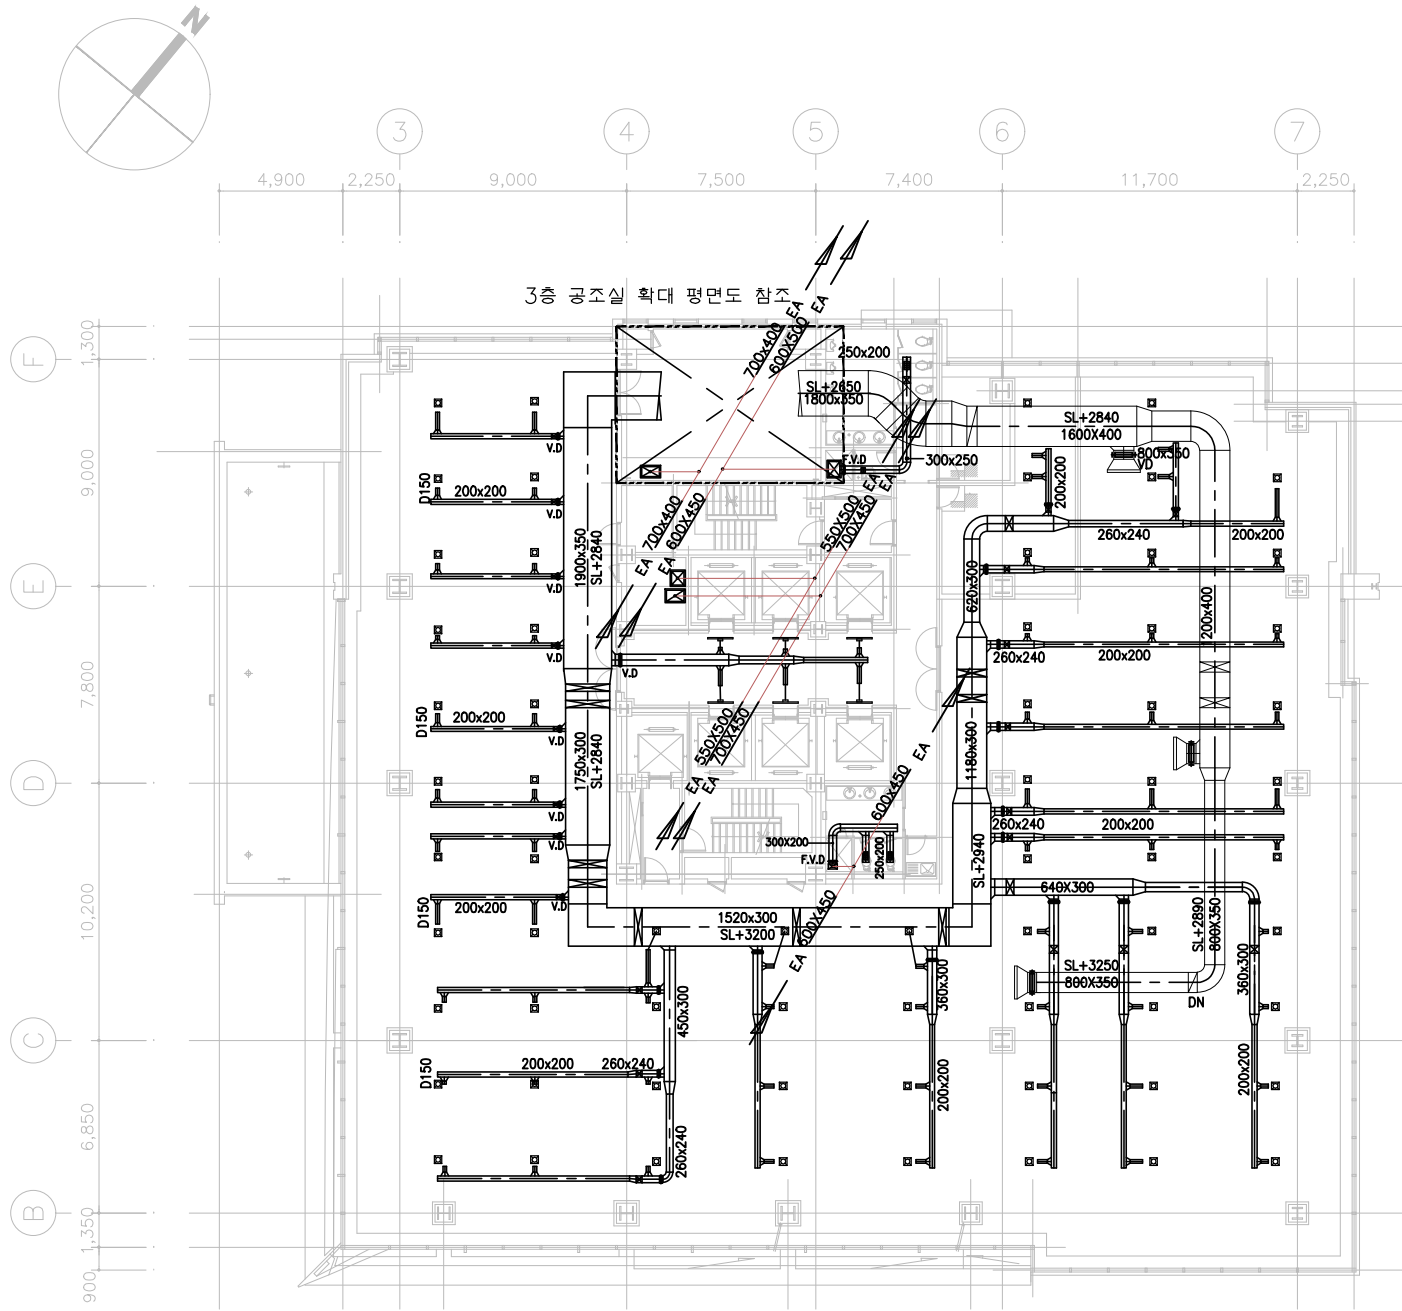

덕트기구 일람표

ZONE	AHU NO.	ROOM NAME	실 명	SUPPLY TERMINAL					RETURN TERMINAL					환기용 급기 O.A	환기용 배기 E.A	REMARKS
				급기량 (CMH)	TYPE	수량	CMH/EA	SIZE NECK(φ) OVERALL	환기량 (CMH)	TYPE	수량	CMH/EA	SIZE NECK(φ) OVERALL			
AHU-04	3	층	업무시설(3층)	16,500	사각#팬형 PAN. DIFF.	66	250	150 300X300	16,400	건축 인테리어 커튼박스 내에 설치(폭 60MM 70M 이상)						
			ELEV. 홀	1,500	B-LINE DIFF.	6	250	150 300X300								
			화장실												1,600	
			합 계	18,000					16,400						1,600	

- 화장실(여)

EA
GRILLE
종량 : 375 CMH
크기 : 250X200

* FLEX DUCT HOSE
DIA 200 으로 연결

× 2 EA
- 화장실(남)

EA
GRILLE
종량 : 375 CMH
크기 : 250X200

* FLEX DUCT HOSE
DIA 200 으로 연결


× 2 EA
- 청소도구실

EA
GRILLE
종량 : 100 CMH
크기 : 150X150

* FLEX DUCT HOSE
DIA 125 으로 연결

× 1 EA

1 3층 공조덕트 평면도
?잡 : 1/150

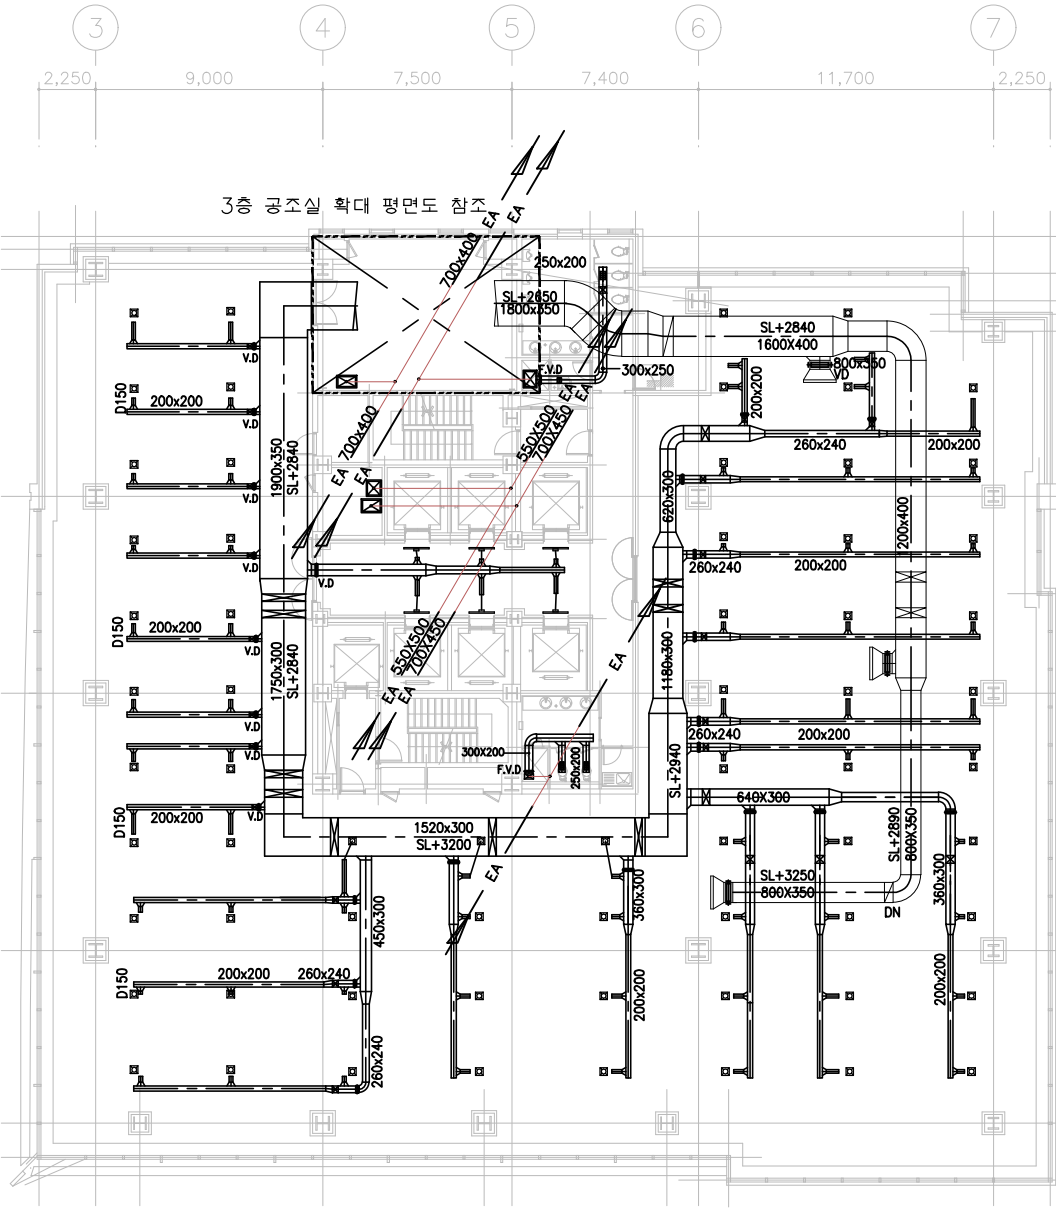

덕트기구 일람표

ZONE	AHU NO.	ROOM NAME	실 명	SUPPLY TERMINAL					RETURN TERMINAL					??? ?? O.A	??? ?? E.A	REMARKS
				급기량 (CMH)	TYPE	수량	CMH/EA	SIZE NECK(φ) OVERALL	환기량 (CMH)	TYPE	수량	CMH/EA	SIZE NECK(φ) OVERALL			
AHU-05	4~16층	업무시설(4~16층)		16,500	사각#팬형 PAN. DIFF.	66	250	150 300X300	16,400	건축 인테리어 커튼박스 내에 설치(폭 60MM 70M 이상)						
			ELEV. 홀	1,500	B-LINE DIFF.	6	250	150 300X300								
			화장실												1,600	
			합 계	18,000					16,400						1,600	

- 화장실(여)

EA
GRILLE
종량 : 375 CMH
크기 : 250X200

* FLEX DUCT HOSE
DIA 200 으로 연결

× 2 EA
- 화장실(남)

EA
GRILLE
종량 : 375 CMH
크기 : 250X200

* FLEX DUCT HOSE
DIA 200 으로 연결

× 2 EA
- 청소도구실

EA
GRILLE
종량 : 100 CMH
크기 : 150X150

* FLEX DUCT HOSE
DIA 125 으로 연결

× 1 EA

2 4~16층 공조덕트 평면도
?잡 : 1/150

MK	DATE	DESCRIPTION	DRN	DES	CHK	APP.	P.M	CLINT	APP.
PROJECT NAME									
남대문 대우빌딩 신축공사									
BUILDING NAME									
DRN	???	9.28	한길 종합건축사사무소 연 지 니 어 링 서울특별시 용구 남대문로 5가 541 대우빌딩17층 TEL. 3708-4571 FAX. 3708-4619,4618						
DES									
CHK									
APP.									
P.M									
CLINT	SIGN	DATE	SCALE	DRAWING NO.	DB NAME				
APP.			1/150	M-110					